


**RZUT PARTERU**  
- instalacje elektryczne  
Skala 1:100

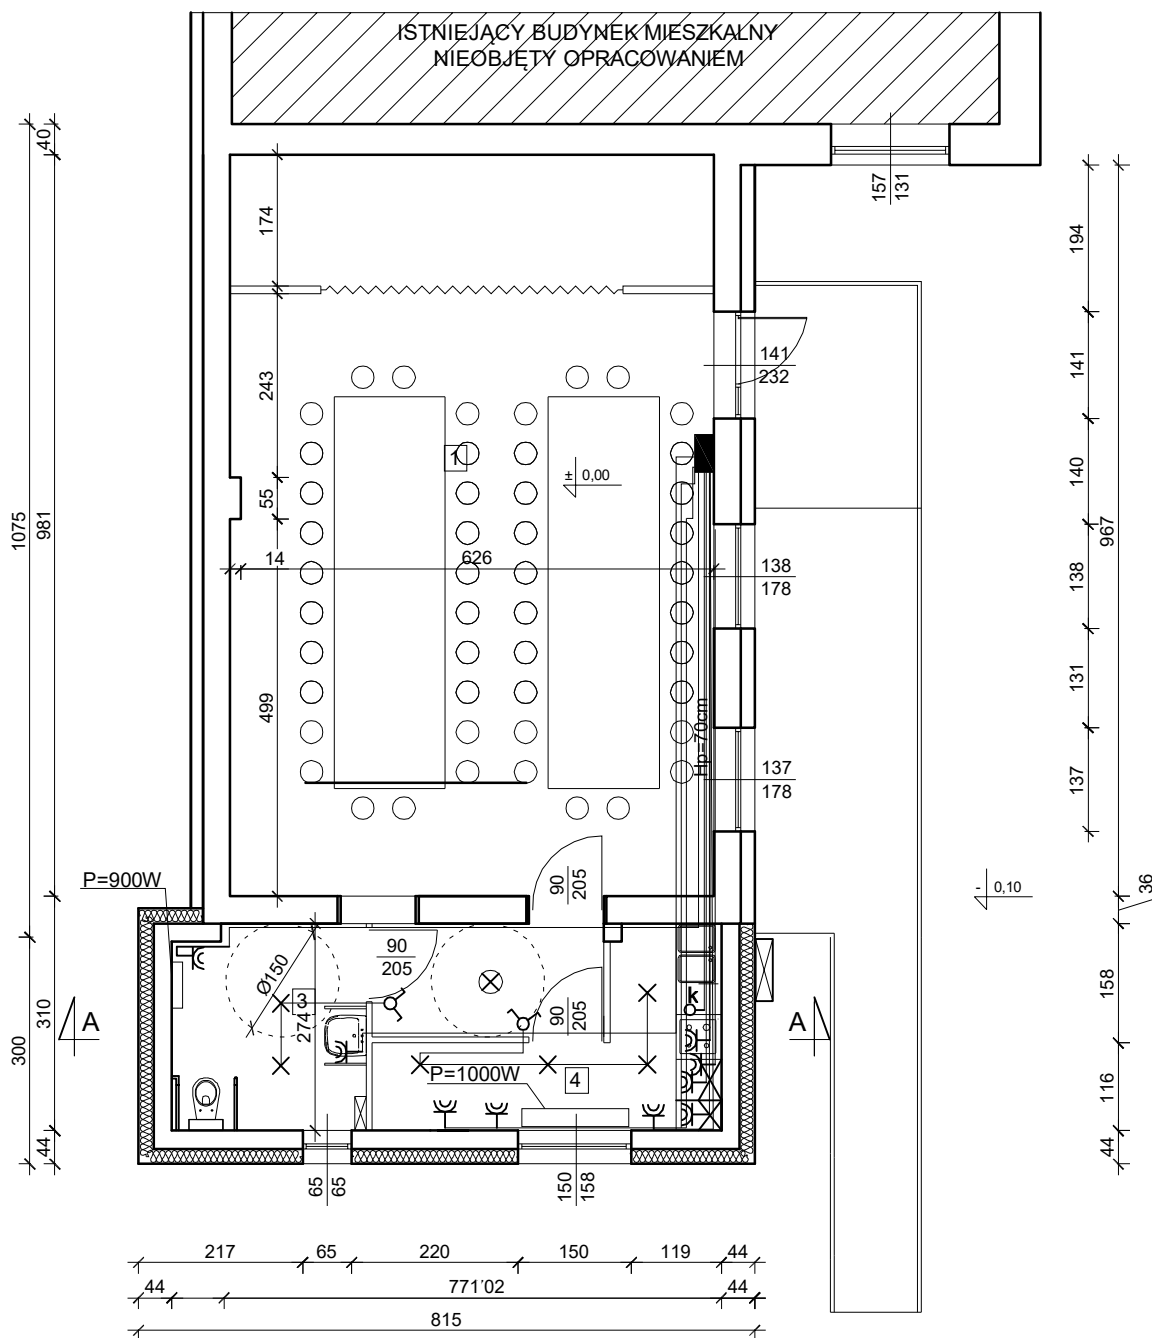

**Legenda:**

- Tablice rozdzielcze
- Złącze - nowa lokalizacja
- Gniazdo p/t szczelne ze stykiem ochronnym IP44
- Zasilanie kuchni elektrycznej
- Oprawa oświetleniowa
- Oprawa oświetleniowa z czujnikiem ruchu
- Przelącznik świecznikowy

ZAKŁAD USŁUG BUDOWLANYCH DAWID KARWOWSKI ul. Nowogardzka 28k., 72-130 Moszewo		
Nazwa i adres inwestycji:	Rozbudowa budynku świetlicy wiejskiej wraz z budową infrastruktury technicznej i elementami zagospodarowania terenu na terenie działki nr 145, obręb Lublino, gm. Chociwel	
Inwestor:	Gmina Chociwel ul. Armii Krajowej 52, 73-120 Chociwel	
Branża: INWENTARYZACJA	NAZWA RYSUNKU <b>Rzut parteru - ins. elektryczne</b>	Rys. nr: *
Projektował	Ian Raniński	Skala 1:100