


RZUT PARTERU
- instalacje sanitarne
Skala 1:100

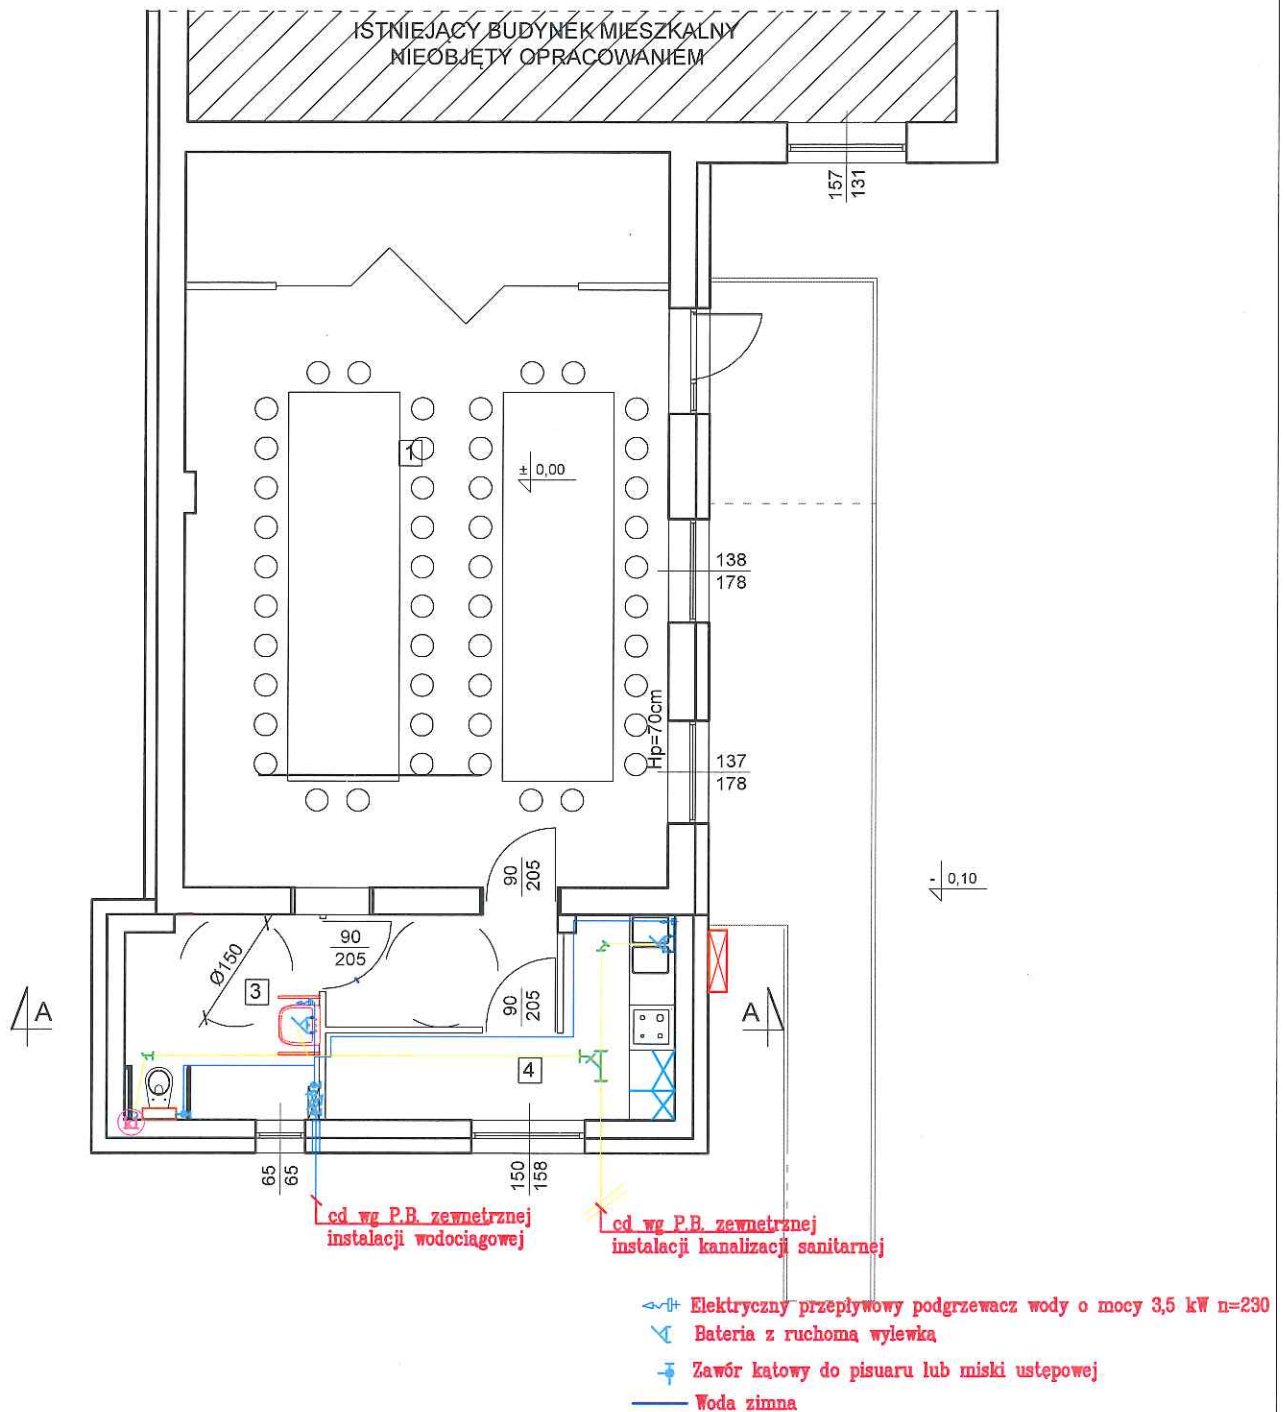

ZAKŁAD USŁUG BUDOWLANYCH DAWID KARWOWSKI ul. Nowogardzka 28k, 72-130 Maszewo			
Projektowała: Nazwa i adres Inwestycji:	Rozbudowa budynku świetlicy wiejskiej wraz z budową infrastruktury technicznej i elementami zagospodarowania terenu na terenie działki nr 145, obręb Lublino, gm. Chociwiel		
Inwestor:	Gmina Chociwiel ul. Armii Krajowej 52, 73-120 Chociwiel		
Brzoza: SANTARIA	NAZWA RYSUNKU: Rzut parteru - ins. sanitarne		Rys. Ska
Projektował Elektryka:	mgr inż. Justyna Karwowska upr. bud. ZAP/0171/PWOS/14		Data: